


暖通	给排水	工艺	自控
建筑	结构	电气	弱电

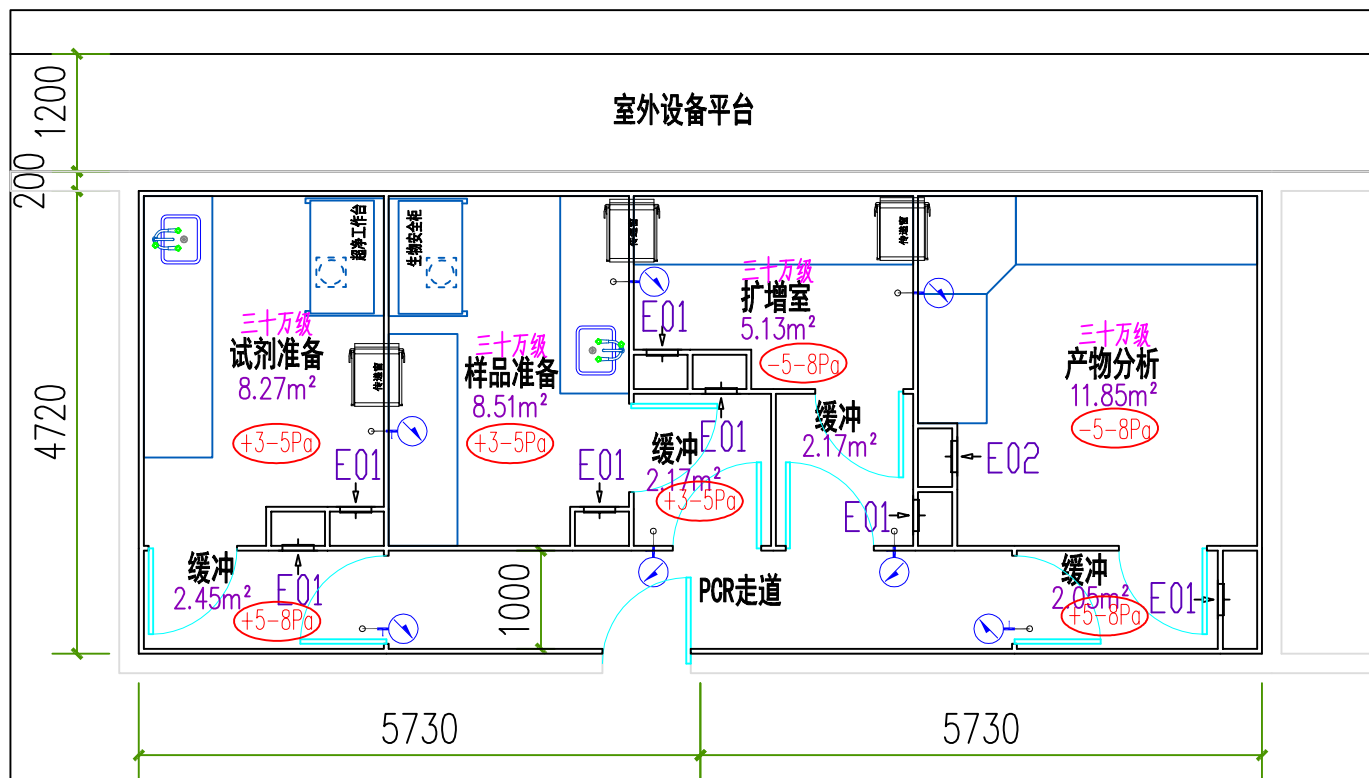

说明:

- 本实验室净化级别为三十万级级, 洁净区空气净化空气三级过滤后, 送至各区域, 洁净室内气流组织通常采用顶送侧下回(排)方式, 新风与排风量与区域洁净级别相适应。
- 房间压差控制: 不同等级的洁净室以及洁净区与非洁净区之间的压差, 应不小于3-5Pa, 洁净区与室外的压差, 应不小于5-8Pa。
- 本实验室环境采用定期臭氧消毒的灭菌模式。
- 净化新风机组风量约为2500m³/h, 采用全新风的送风模式, 冷源采用氟系统, 负压实验室排风口应设置中效过滤器与紫外线灭菌灯。

	压差表
	回、排风口
	相对压力值
	传递窗
	生物安全柜
	超净工作台

审定		建设单位	湖北省天门市第一人民医院	项目负责人		工程编号	
审核		工程名称	药学实验室改造工程	专业负责人		设计阶段	
校对		图纸内容	平面图	图别		比例	
设计				图号		版本	
制图						出图时间	